


電線共同溝平面図 S=1:500

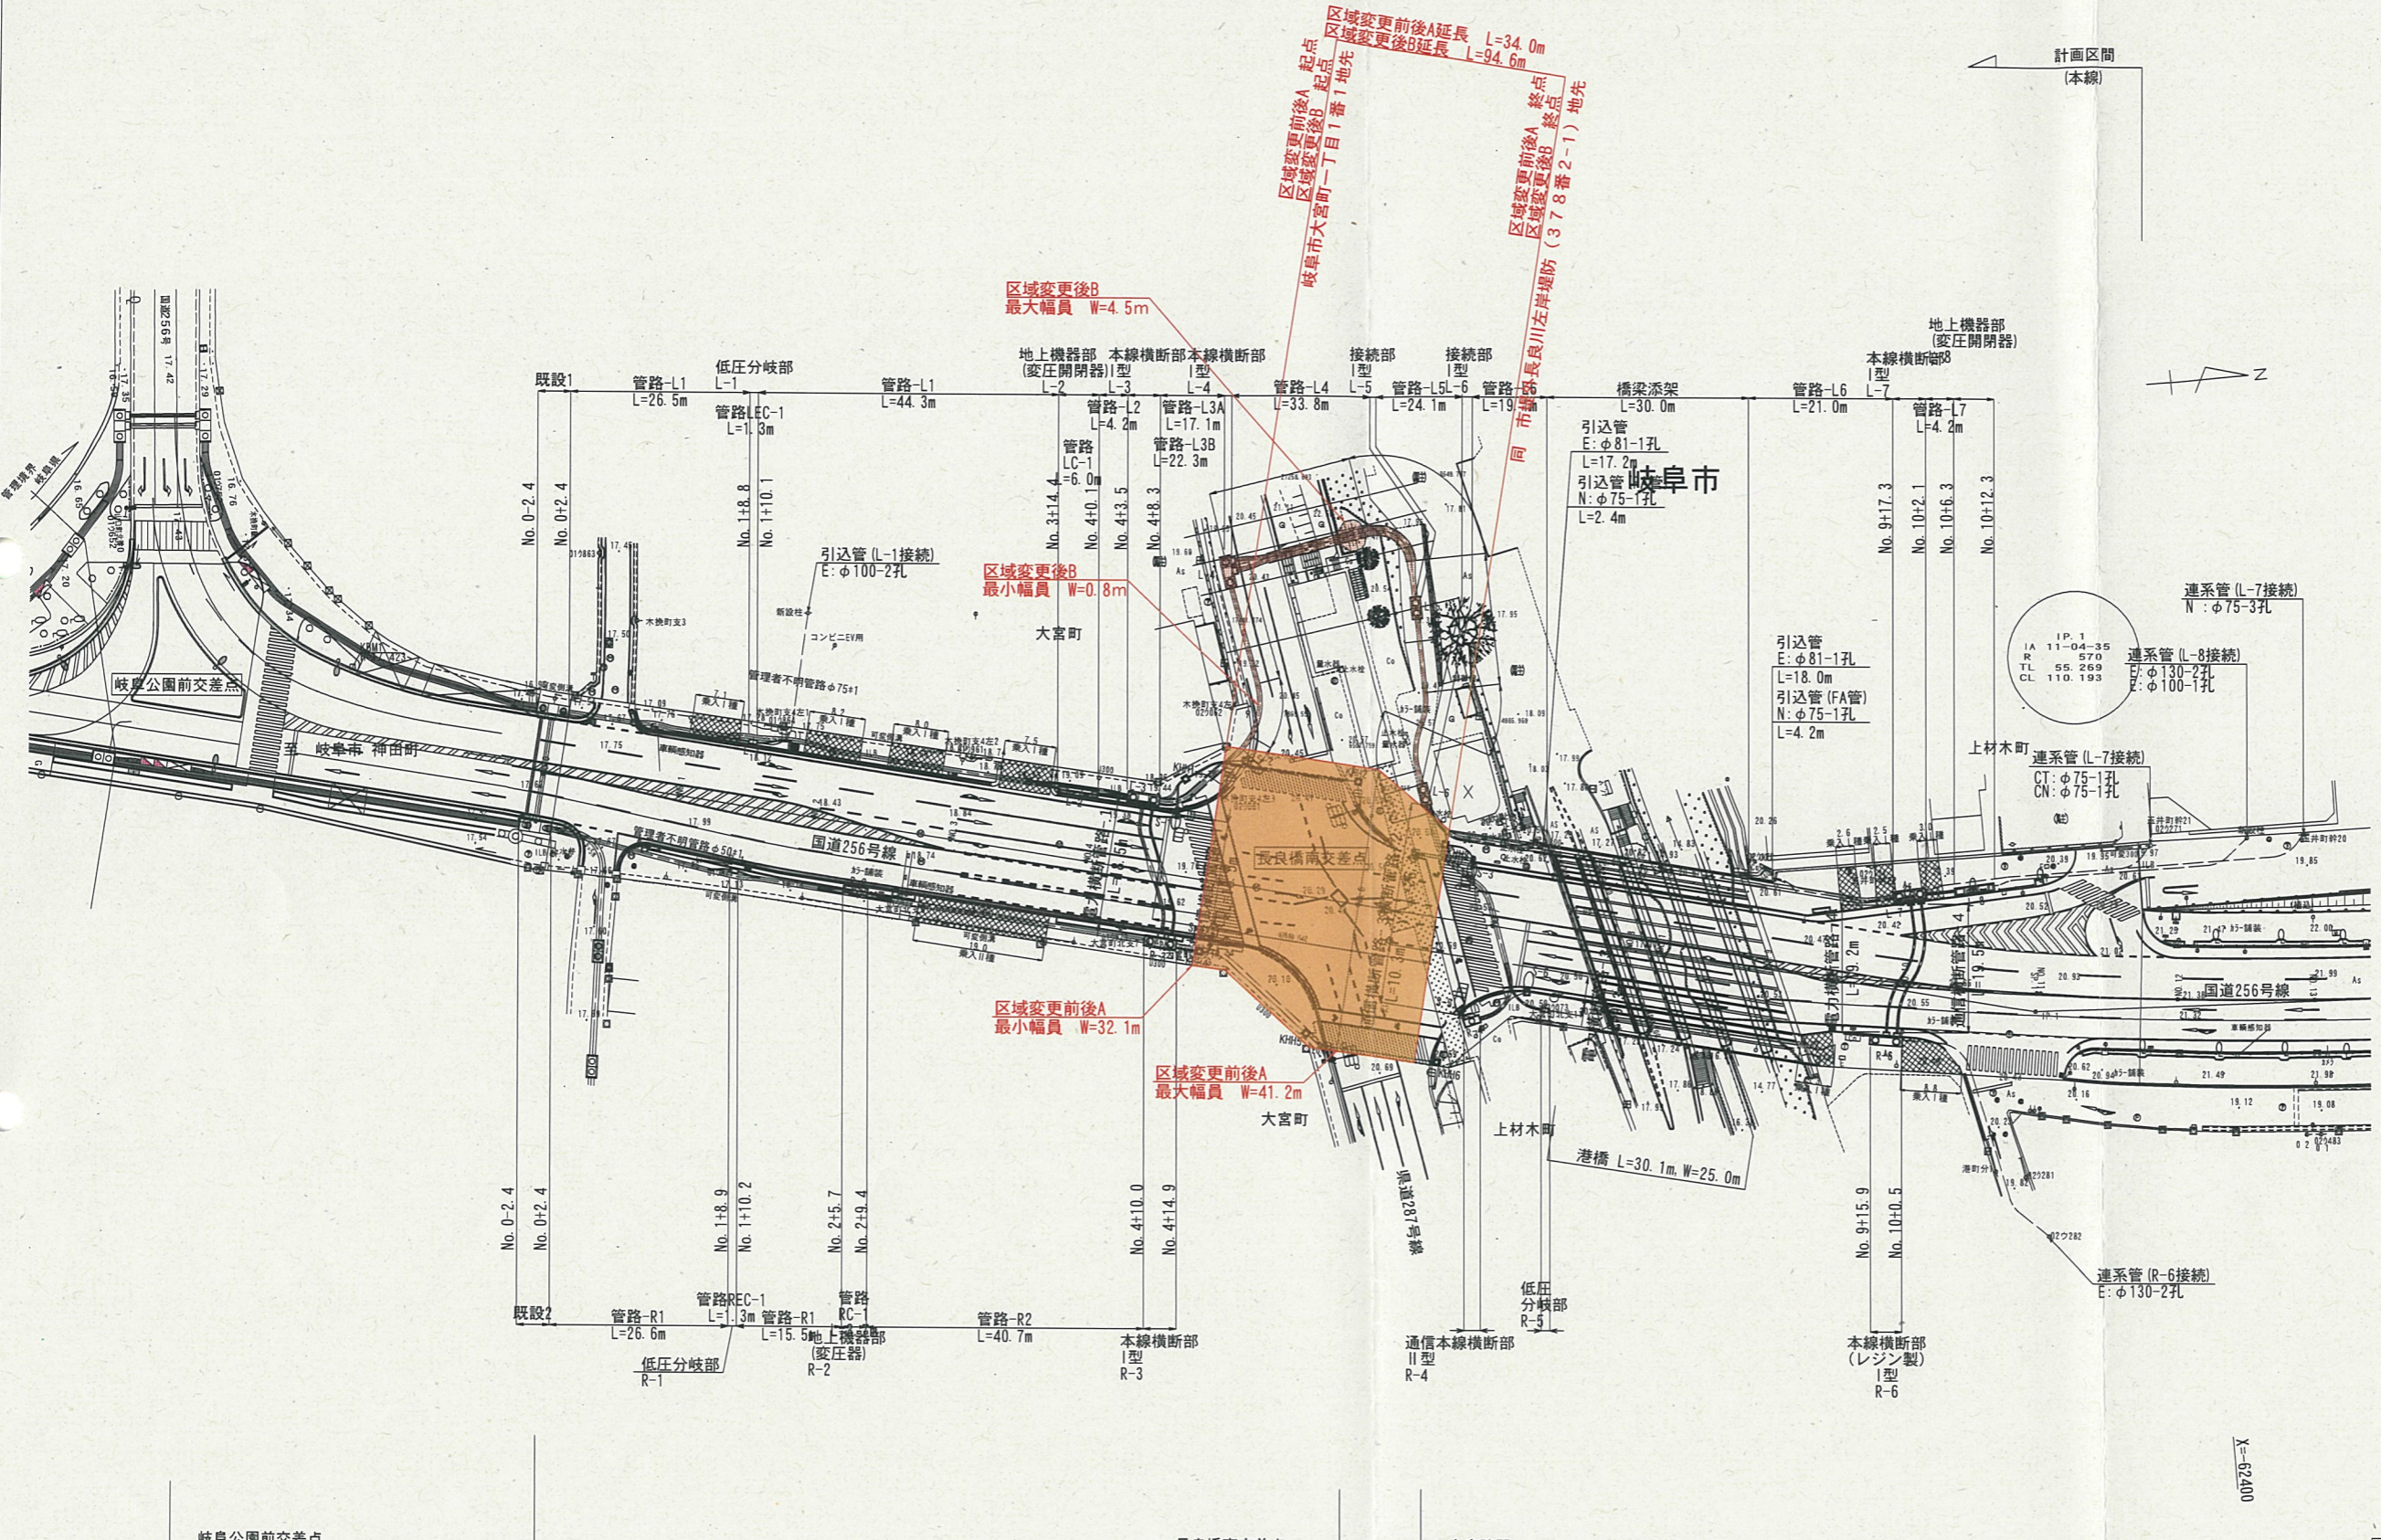

参画企業凡例

| | | | |
|----|----|------------------|------------------------|
| 電力 | EH | 高压 | 中部電力 パワー グリッド(株) |
| | EL | 低压 | |
| | EC | 保安通信 | |
| | EM | メタパ管 | |
| 通信 | N | 西日本電信電話(株) | |
| | CT | 中部テレコミュニケーション(株) | |
| | CN | シー・シー・エヌ(株) | |
| | RP | 岐阜県警察本部 | |
| | R | 道路管理者 | |
| | TM | メタパ管(通信) | |

特殊部凡例

| | |
|--|-----------------|
| | 接続部 I 型 |
| | 本線横断部 I 型 |
| | 本線横断部 I 型(レジン製) |
| | 電力地上機器(変圧器) |
| | 電力地上機器(変圧器・開閉器) |
| | 低压分岐部 |
| | 通信本線横断部 |
| | 電力連系管 |
| | 通信連系管 |
| | 信号管 |
| | 照明管 |

| | |
|---------|-------------------------|
| 業務名/工事名 | 一般国道256号 |
| 路線・河川名 | 岐阜市 湊町他 地内 |
| 施工箇所名 | 電線共同溝平面図 |
| 図面の種類 | 縮尺 1:500 図面番号 00 葉之内 00 |
| 縮尺 | |
| 会社名 | |
| 事務所名 | 岐阜県岐阜土木事務所 |